


ARKUSZ NR 4  
ARKUSZ NR 5

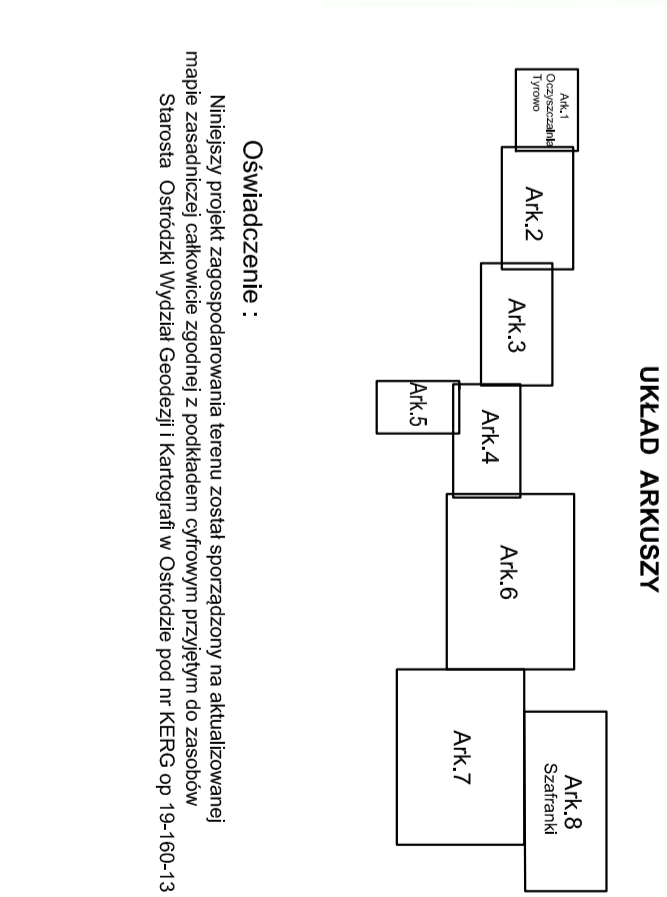

**Opisarkowanie:**  
Niniejszy projekt opracowano z uwzględnieniem warunków technicznych określonych w załączniku nr 1 do specyfikacji technicznej. W przypadku uwag proszę skontaktować się z Inżynierem Projektantem. Projektant: mgr inż. Tomasz Jurek. Data: 15.05.2013 r.

Projekt zagospodarowania terenu  
Oczyszczalnia ścieków w Osiedlu, Etap 1  
Kanalizacja grawitacyjno-łocznia Szarnik-Przymo  
Inwestor: Gmina Osiedla ul. Jana III Sobieskiego 1  
OZNACZENIA

→	Kanalizacja grawitacyjna
→	Kanalizacja łożyska
○	Studnia inspekcyjna
—	Ściek wodociągowa projektowana
—	przyłącza wodociągowe
■	hydroiz. podł.
■	zbiorniki lub rowniekna
○	studnia wentylacyjna
○	Studnia wentylacyjna szklana
○	Kanalizacja szklana obrotowa
○	Woda opadowa szklana obrotowa
○	Woda opadowa szklana obrotowa
○	Woda opadowa szklana obrotowa

**PROJEKTOWANIE I MAŁOZOR**  
Andrzej Wyprowalski  
Osiedla Ścieków w Osiedlu, Etap 1  
Szarnik-Przymo, Osiedla

**Legenda:**  
[Symbol] Szarnik- Przymo gmin. Osiedla  
[Symbol] Osiedla Ścieków w Osiedlu, Etap 1  
[Symbol] Szarnik-Przymo gmin. Osiedla

**Mapa:** [Symbol] Gmina Osiedla, ul. Jana III Sobieskiego 1

**Skala:** 1:500

**Przebieg:** 15.05.2013

**Opisarkowanie:** 15.05.2013

**Strona:** 15.05.2013